

PROJECT TITLE

신규 스마트워크센터(인천)
설계용역

* NOTES *
1. 소화기 1대 기존 재사용.

KEY PLAN

5			
4			
3			
2			
1			
0			

REV. DATE DESCRIPTION BY APP.

설 계 변경
DESCRIPTION OF REVISION

유토 건축사사무소
Architects & Planners
TEL : (032)468-4588 FAX : (032)469-4588

DRAWING TITLE

지상6층 소화설비 평면도
(변경전,철거)


SCALE
A1 : 1 / 100
A3 : 1 / 200

DRAWING

CHECK DATE
2026. 06.

DRAWING NO.




MF-02

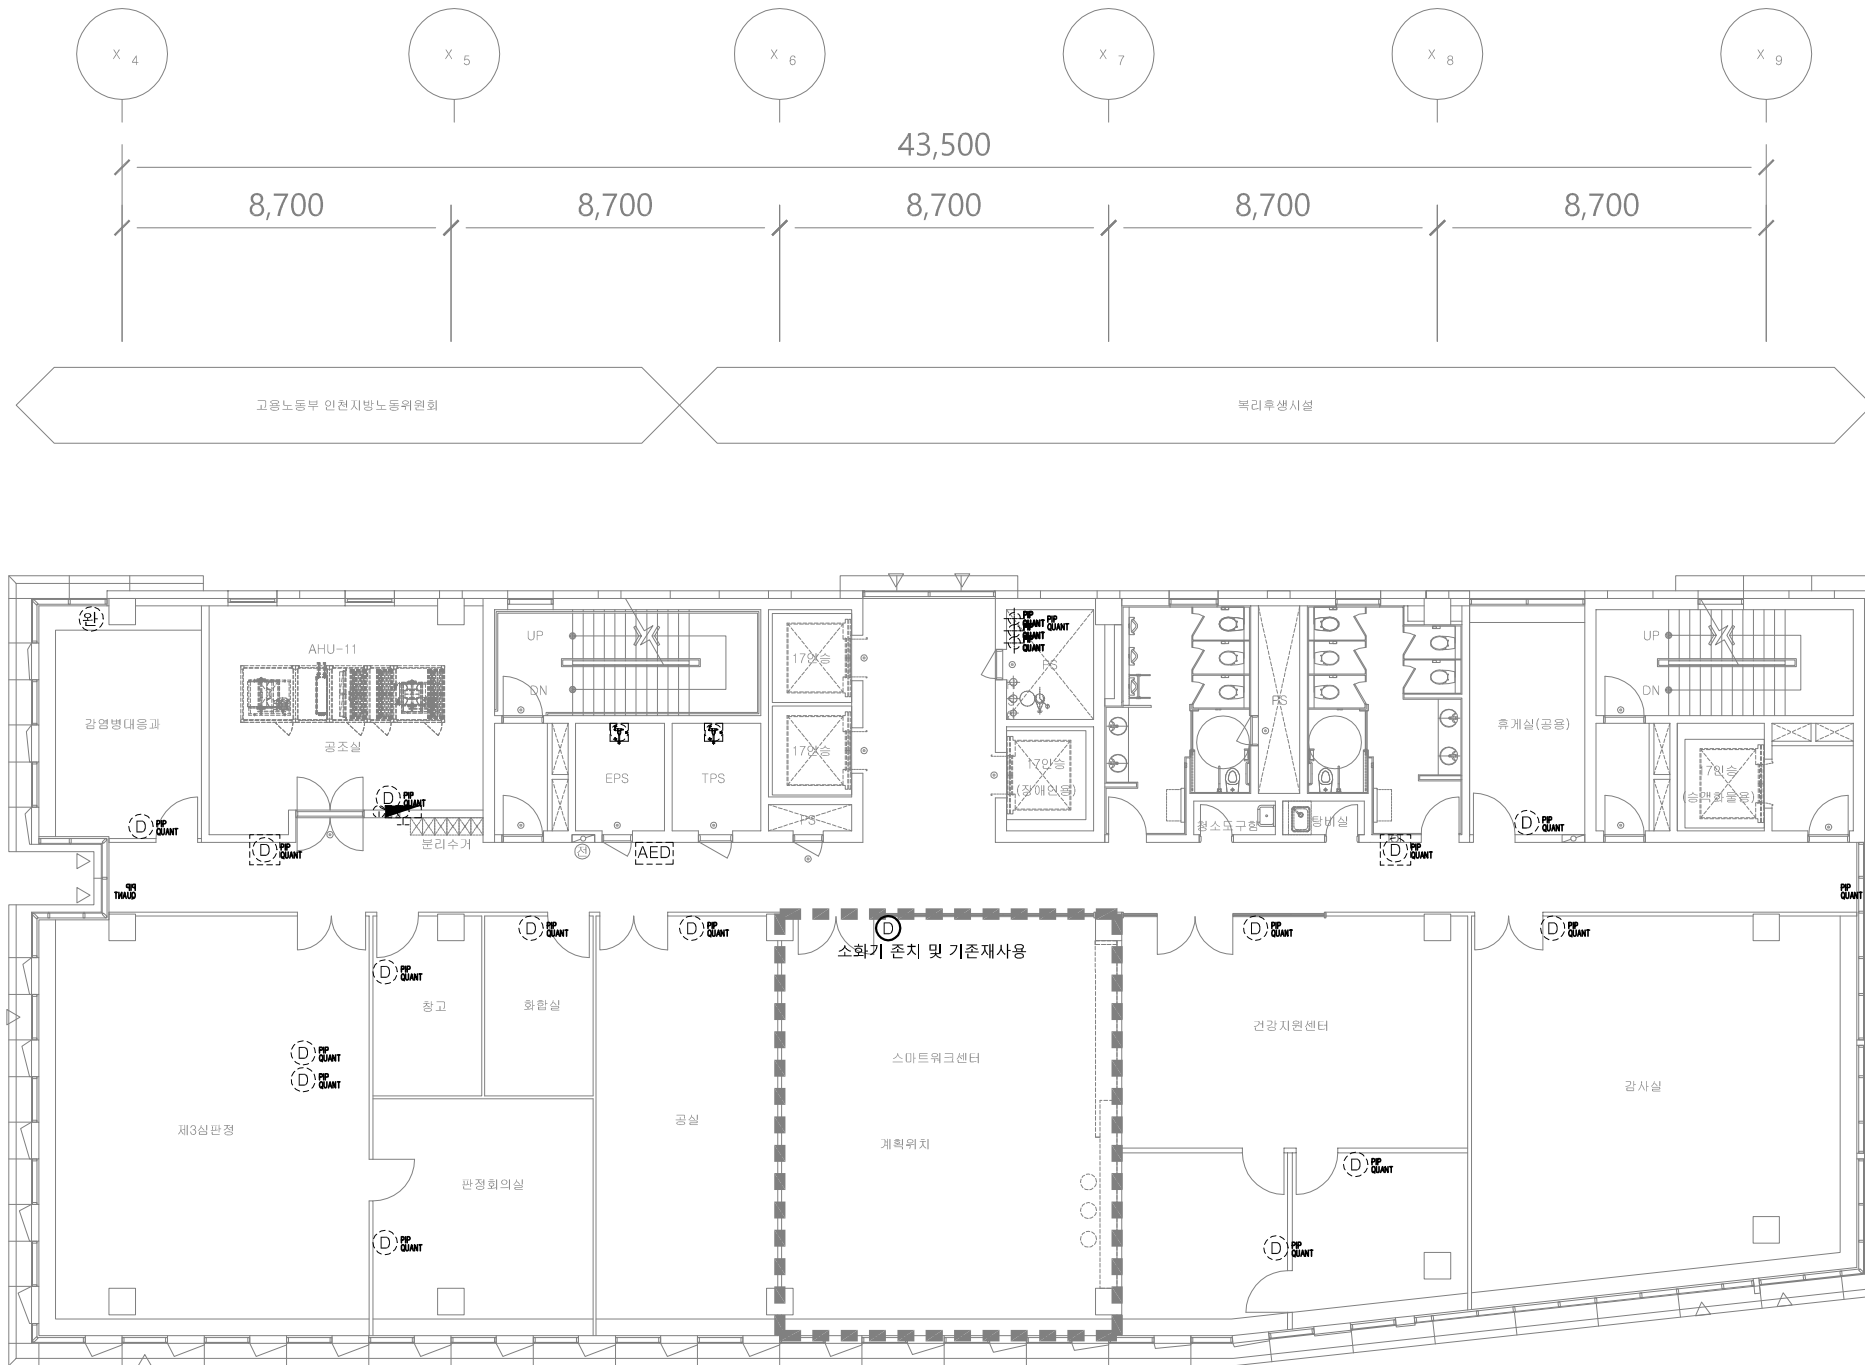

지상6층 소화설비 평면도(변경전, 철거)
축척 1/200(100)

기호	품명 및 규격	수량	
	옥내소화전(단구방수구)	x 2 SET	(기존 존치)
	40A 앵글밸브 x 1EA		
	40A x 15M 호스 x 2본		
	40A 방사형관창 1EA		
	A,B,C 분말 소화기	x 14 EA	(기존 존치)
	3.3 KG		
	A,B,C 분말 소화기	x 2 EA	(기존 존치)
	3.3 KG		
	자동제세동기(AED)	x 1 EA	(기존 존치)
	(외함 포함)		
	완 강 기	x 1 EA	(기존 존치)
	벨트,조속기,릴,후크,로프		
	소공간 자동소화장치	x 2 EA	(기존 존치)
	16KG		

TPS, EPS에 설치

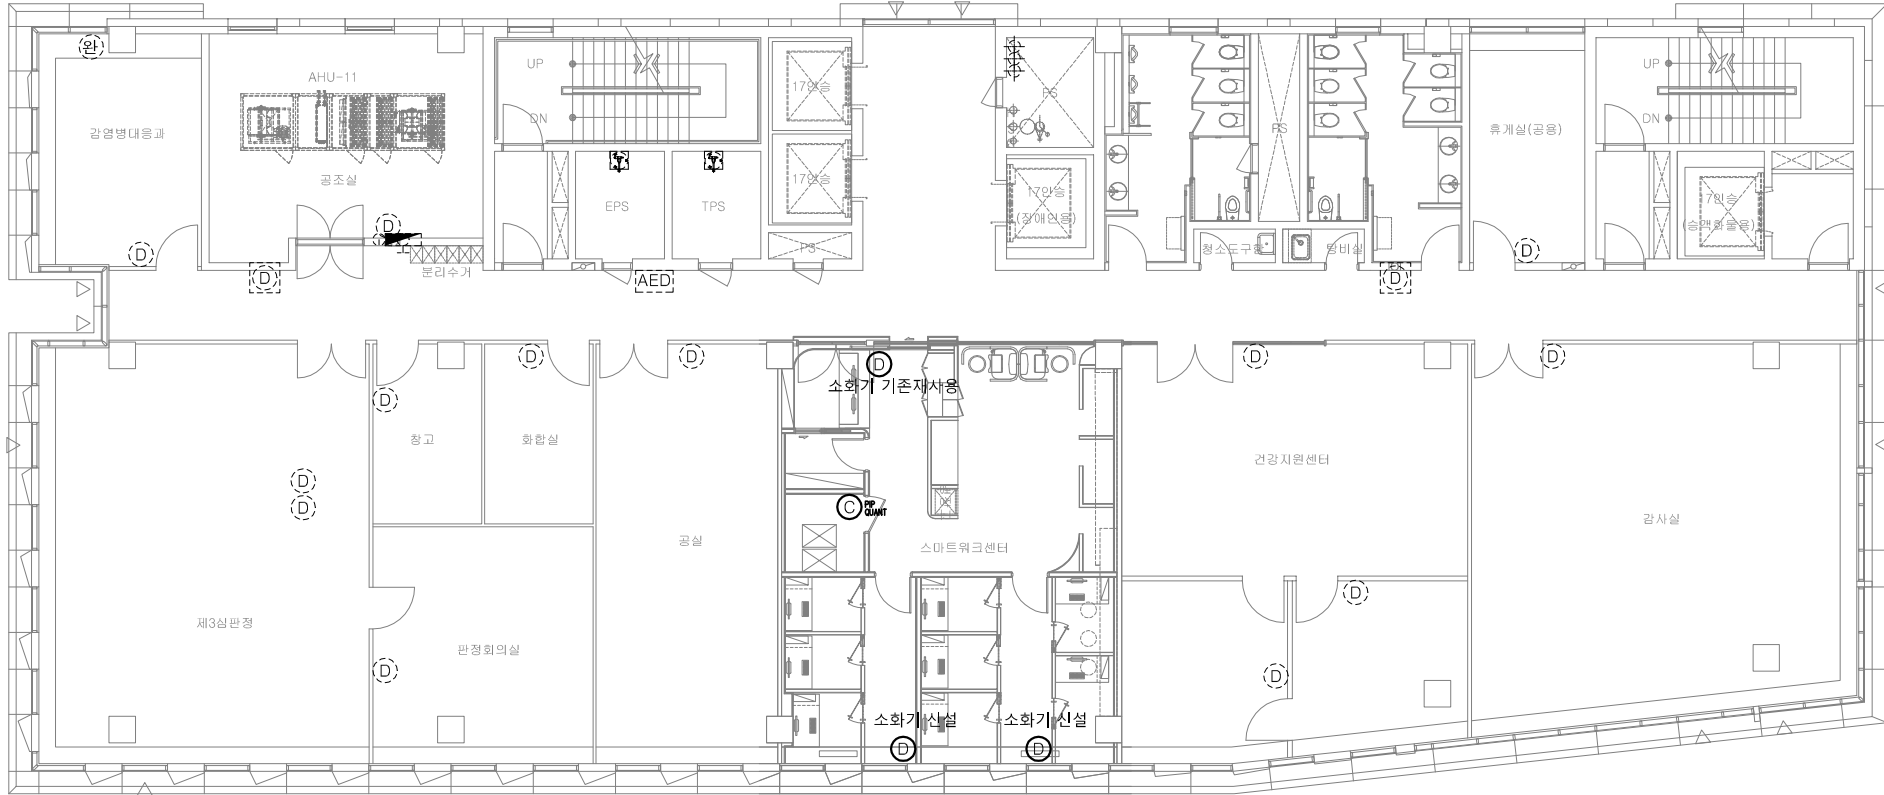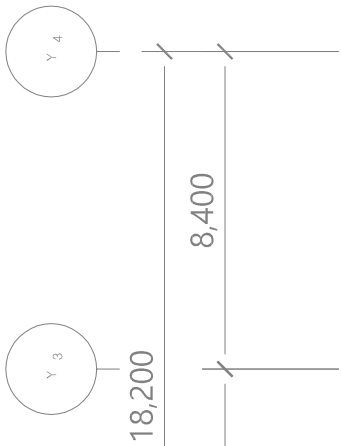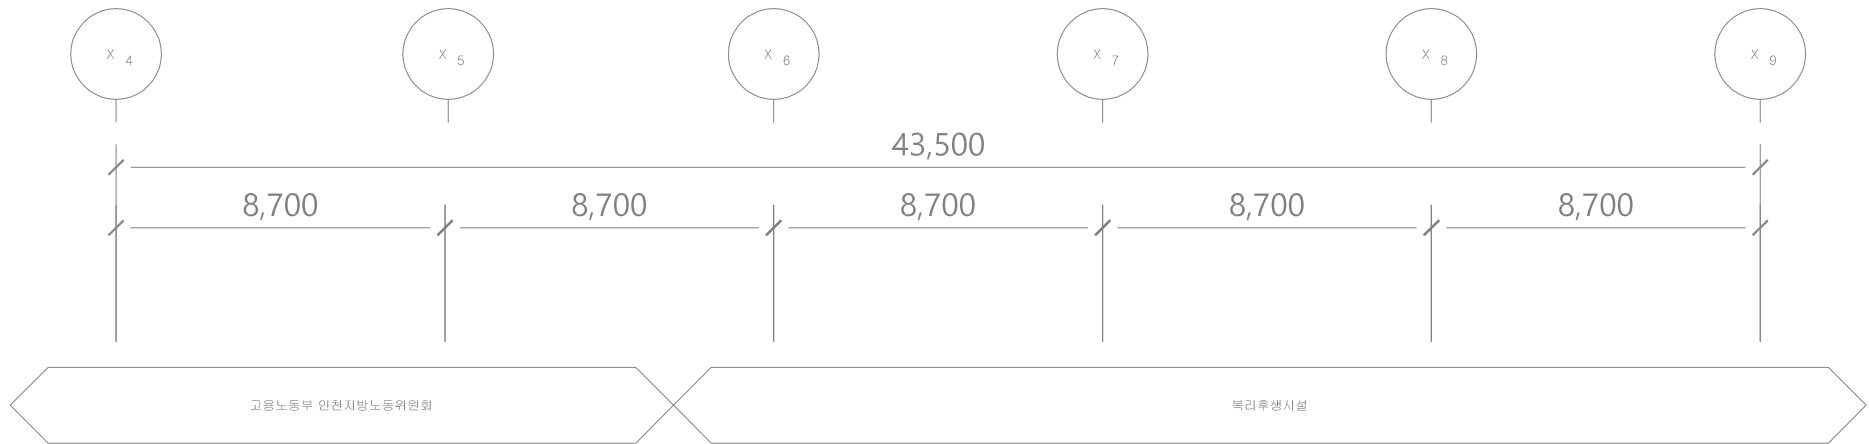

기호	품명 및 규격	수량
☒	옥내소화전(단구방수구)	x 2 SET
	40A 앵글벨브 x 1EA	
	40A x 15M 호스 x 2본	
	40A 방사형관창 1EA	
☒	65A 앵글벨브 x 1EA	x 1 EA

(기존 존치)

기호	품명 및 규격	수량
⊙	A,B,C 분말 소화기	x 14 EA
	3.3 KG	

(기존 존치)

기호	품명 및 규격	수량
⊙	A,B,C 분말 소화기 (매립형)	x 2 EA
	3.3 KG	

(기존 존치)

기호	품명 및 규격	수량
AED	자동제세동기(AED) (외함 포함)	x 1 EA

(기존 존치)

기호	품명 및 규격	수량
⊙	완 강 기	x 1 EA
	벨트, 조속기, 릴, 후크, 로프	

(기존 존치)

기호	품명 및 규격	수량
☒	소공간 자동소화장치 16KG	x 2 EA

(기존 존치)


TPS, EPS에 설치

기호	품명 및 규격	수량
⊙	이산화탄소 소화기	x 1 EA

(신설)

기호	품명 및 규격	수량
⊙	A,B,C 분말 소화기	x 2 EA
	3.3 KG	

 (신설)



지상6층 소화설비 평면도(변경후, 신설)

축척

1/200(100)

PROJECT TITLE

신규 스마트워크센터(인천)
설계용역

* NOTES *

- 소화기 1대 기존 재사용.
- 소화기 2대 신설.
- 이산화탄소 소화기 1대 신설.

KEY PLAN

5			
4			
3			
2			
1			
0			

REV. DATE DESCRIPTION BY APP.

설 계 변경
DESCRIPTION OF REVISION

유토 건축사사무소
Architects & Planners
TEL : (032)468-4588 FAX : (032)469-4588

DRAWING TITLE

지상6층 소화설비 평면도
(변경후,신설)

SCALE

A1 : 1 / 100

A3 : 1 / 200

DRAWING

CHECK

DATE

2026. 06.

DRAWING NO.

MF-03

PROJECT TITLE

신규 스마트워크센터(인천)
설계용역

* NOTES *

1. 소화배관 및 헤드 일부 철거.
- 철거 : _____
- 준치 : - - - - -

KEY PLAN

5			
4			
3			
2			
1			
0			

REV.	DATE	DESCRIPTION	BY	APP.
설계 변경 DESCRIPTION OF REVISION				

유토 건축사사무소
Architects & Planners
TEL : (032)468-4588 FAX : (032)469-4588


DRAWING TITLE

지상6층 소화배관 평면도
(변경전, 철거)

SCALE A1 : 1 / 100 A3 : 1 / 200	APPROVAL 
DRAWING	DATE 2026. 06.
CHECK	

DRAWING NO.

MF-04

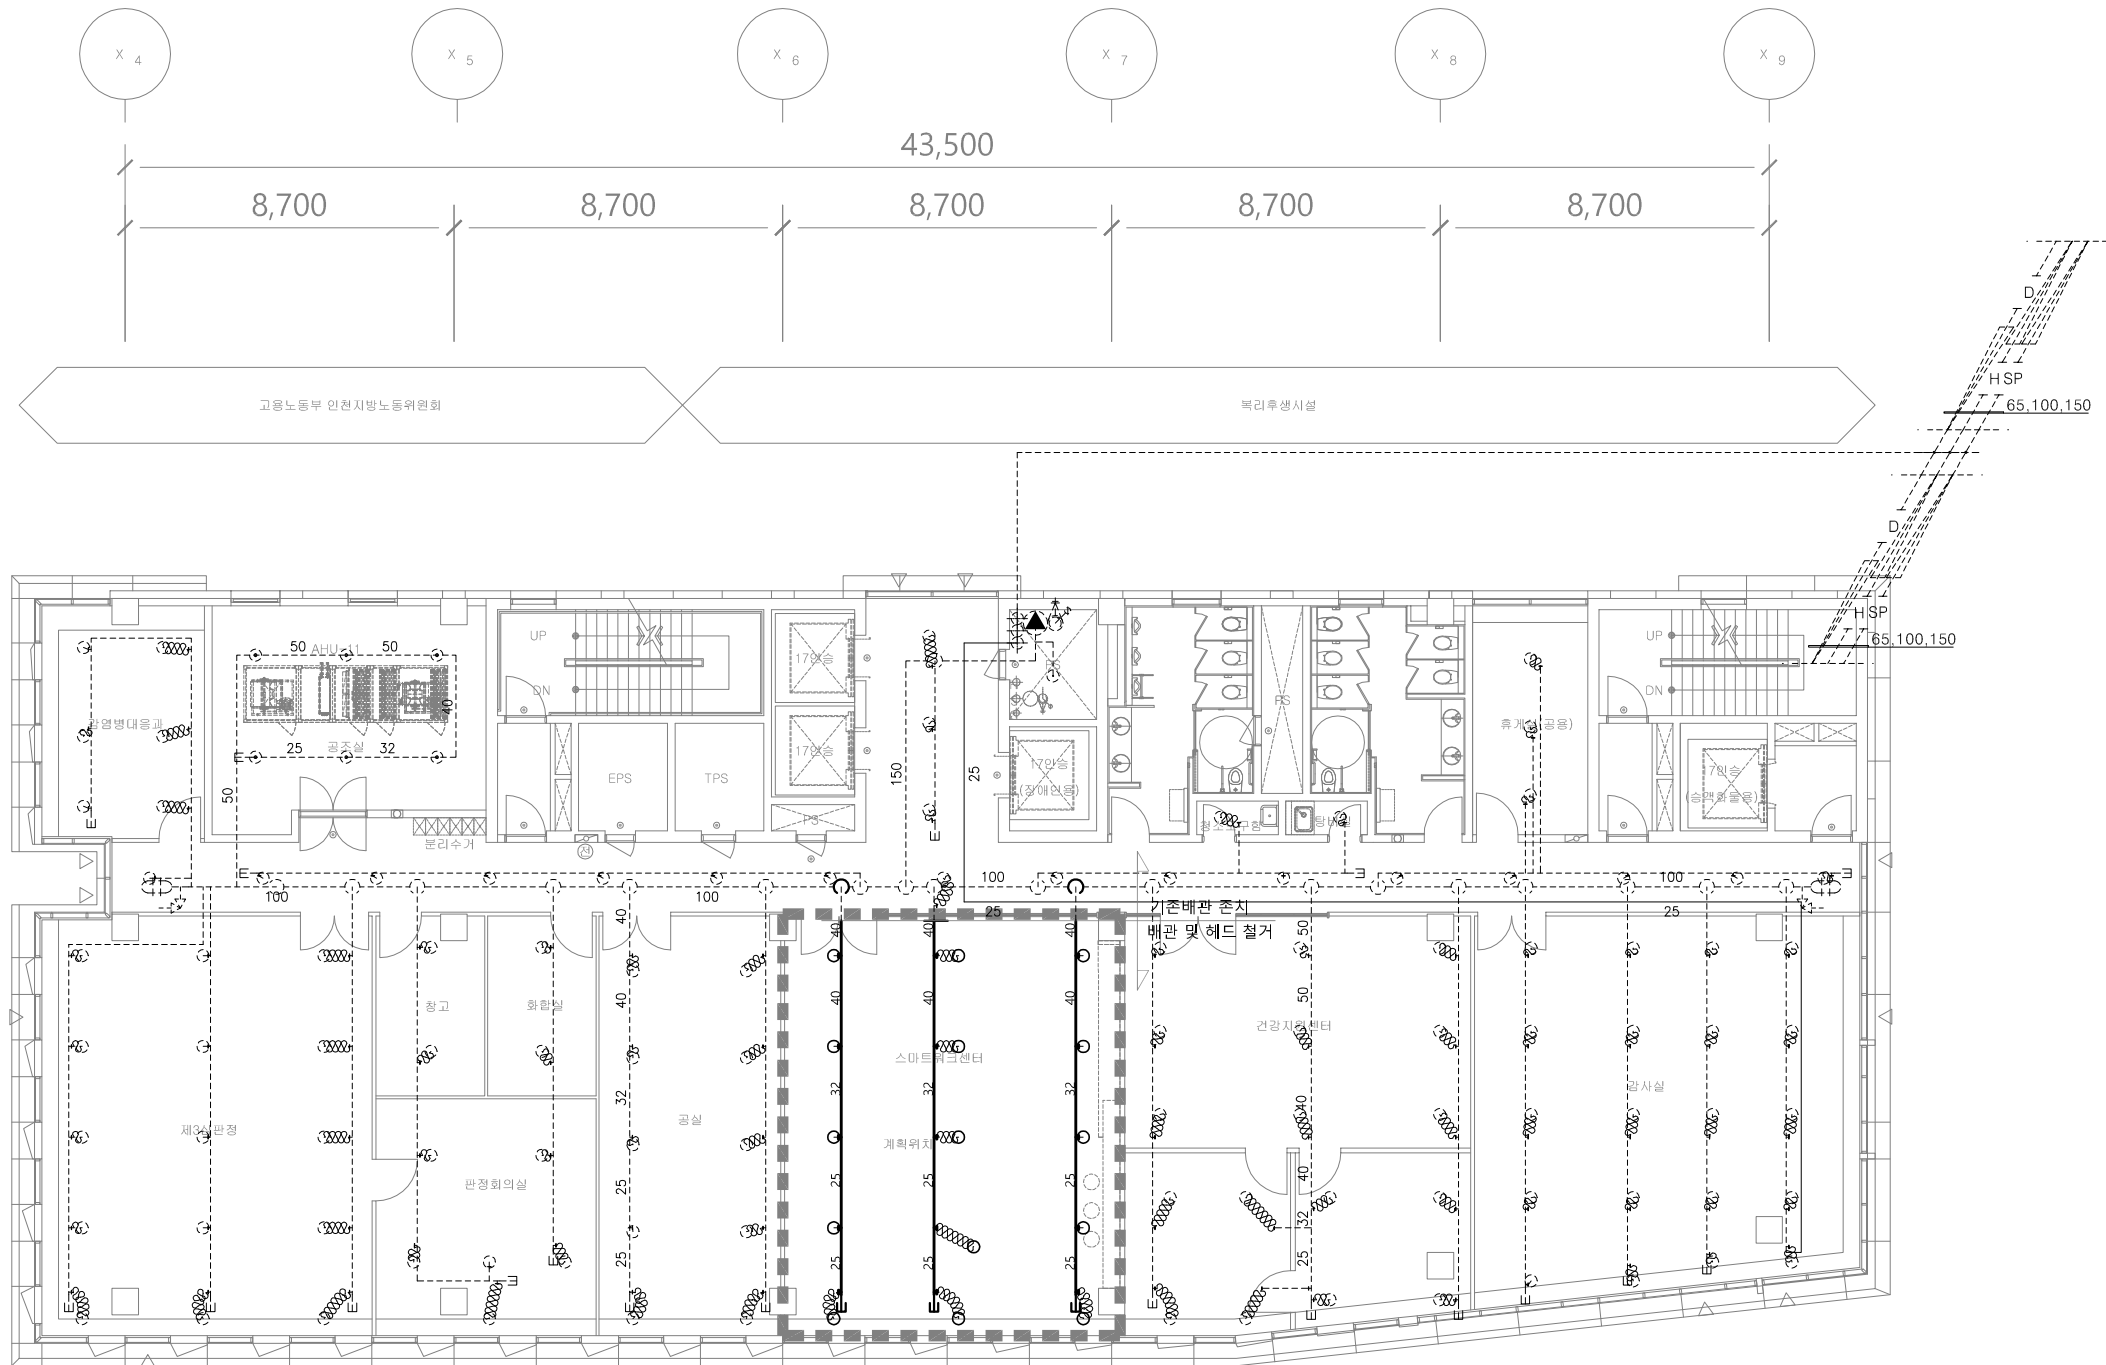

기호	품명 및 규격	수량
	알람 벨브 150 A	x 1 EA

(기존 준치)

기호	품명 및 규격	수량
	스프링클러 헤드 (조기반응형)	x 1 EA
(상향식)	폐쇄형72°Cx15A 상향식	

(기존 준치)

기호	품명 및 규격	수량
	스프링클러 헤드 (조기반응형)	x 102 EA
(하향식)	폐쇄형72°Cx15A 하향식	


(기존 준치)

기호	품명 및 규격	수량
	스프링클러 헤드 (조기반응형)	x 6 EA
(상향식 및 하향식)-공조실	폐쇄형72°Cx15A 상향식 폐쇄형72°Cx15A 하향식	x 6 EA x 6 EA

(기존 준치)

기호	품명 및 규격	수량
	스프링클러 헤드 (조기반응형)	x 15 EA
(하향식)	폐쇄형72°Cx15A 하향식	

 
(철거)



지상6층 소화배관 평면도(변경전, 철거)

축척

1/200(100)

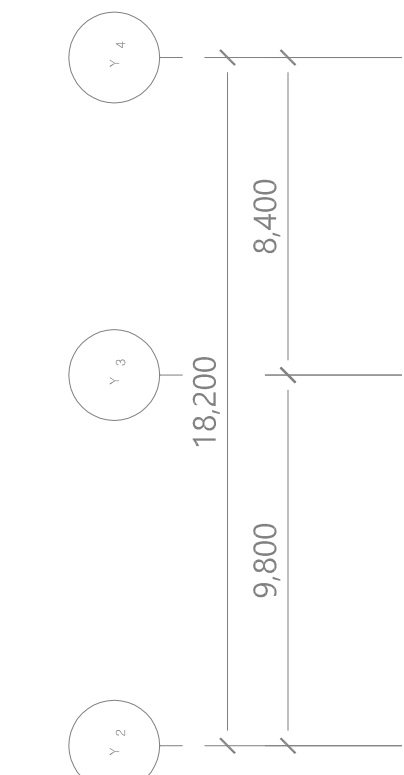

기호	품명 및 규격	수량
	스프링클러헤드 (조기반응형)	
	폐쇄형72°Cx15A 상항식 폐쇄형72°Cx15A 하항식	x 6 EA x 6 EA

1/200(100)

DRAWING NO.	
-------------	--