

도면 목록 표

[illegible]

범례 및 주기사항

심 별	명 칭	규 격	비 고
	발신기SET (소화전 부착형)		
	아나로그 연기식		
	아나로그 열식		
	청각장애인용 시각경보기		
	피난구 유도등 (단면)		
	피난 유도 표지		
	프리엑션 밸브		
	알람 밸브		
	DC 전원반 (15A)	청각장애자용 시각경보기	
	청각장애자용 시각경보장치		
	정선박스		규격은 평면 참조
	가스 누설경보기		
	전선관입상, 입하, 통과표시		
	화살표는 귀로표시, 사선은 가닥수표시		
	천정 및 벽체내의 은폐배관배선		
	바닥 및 벽체내의 은폐배관배선		
	천정 노출 배관배선		
	지중 매설 배관배선		
	화재경보설비 배관배선		
	유도등설비 배관배선		

1. 각 전기설비 배선도중 표기없는 전선관은 HI-PVC를 사용하고 노출되는 전선관은 아연도 강재 후강전선관을 사용할것.

*. 배관용 지지금구는 용용 아연도금 제품을 사용하여야 하며, 1.5M마다 견고하게 지지하여야 한다.

2. 도면에 표기하지 않은 배관, 배선 규격은 다음과 같다.

—— A ——— TSP AWG18# - 2C (22C)

—— V ——— HFIX 2.5mm x 2 (16C)

—— EX ——— HFIX 2.5mm x 2 (16C)

신규 스마트워크센터(인천)
설계용역

KEY PLAN

5				
4				
3				
2				
1				
0				
REV.	DATE	DESCRIPTION	BY	APP.

설 계 번 경	
DESCRIPTION OF REVISION	

 유토 건축사사무소
Architects & Planners
TEL : (032)468-4588 FAX : (032)469-4588

DRAWING TITLE

도면목록표, 범례 및 주기사항

SCALE
A1: 1 / NONE
A3: 1 / NONE

DRAWING

CHECK	DATE 2026. 06.
-------	-------------------

DRAWING NO.

EF - 001

* NOTE *

1. 도면에 설계된 제품(시스템 공법등)은 상기 제품 또는 동등 이상의 제품으로 사용가능함.
2. 설계도면과 상이한 경우에는 현장여건에 맞게 시공하되 감독관의 승인을 득 할것.

1. 도면에 설계된 제품(시스템 공법등)은 상기 제품 또는 동등 이상의 제품으로 사용가능함.
2. 설계도면과 상이한 경우에는 현장여건에 맞게 시공하되 감독관의 승인을 득 할것.

PROJECT TITLE
신규 스마트워킹센터(인천)
설계용역

* NOTES *

KEY PLAN

5			
4			
3			
2			
1			
0			


REV.	DATE	DESCRIPTION	BY	APP.
		설계 변경		
DESCRIPTION OF REVISION				

 
 **유토 건축사사무소**
Yuto Architects & Planners
TEL : (032)468-4588 FAX : (032)469-4588

DRAWING TITLE
6층 자동화재탐지설비 평면도(변경전)

SCALE A1 : 1 / 100 A3 : 1 / 200	
DRAWING	
CHECK	DATE 2026. 06.

DRAWING NO.
EF - 101

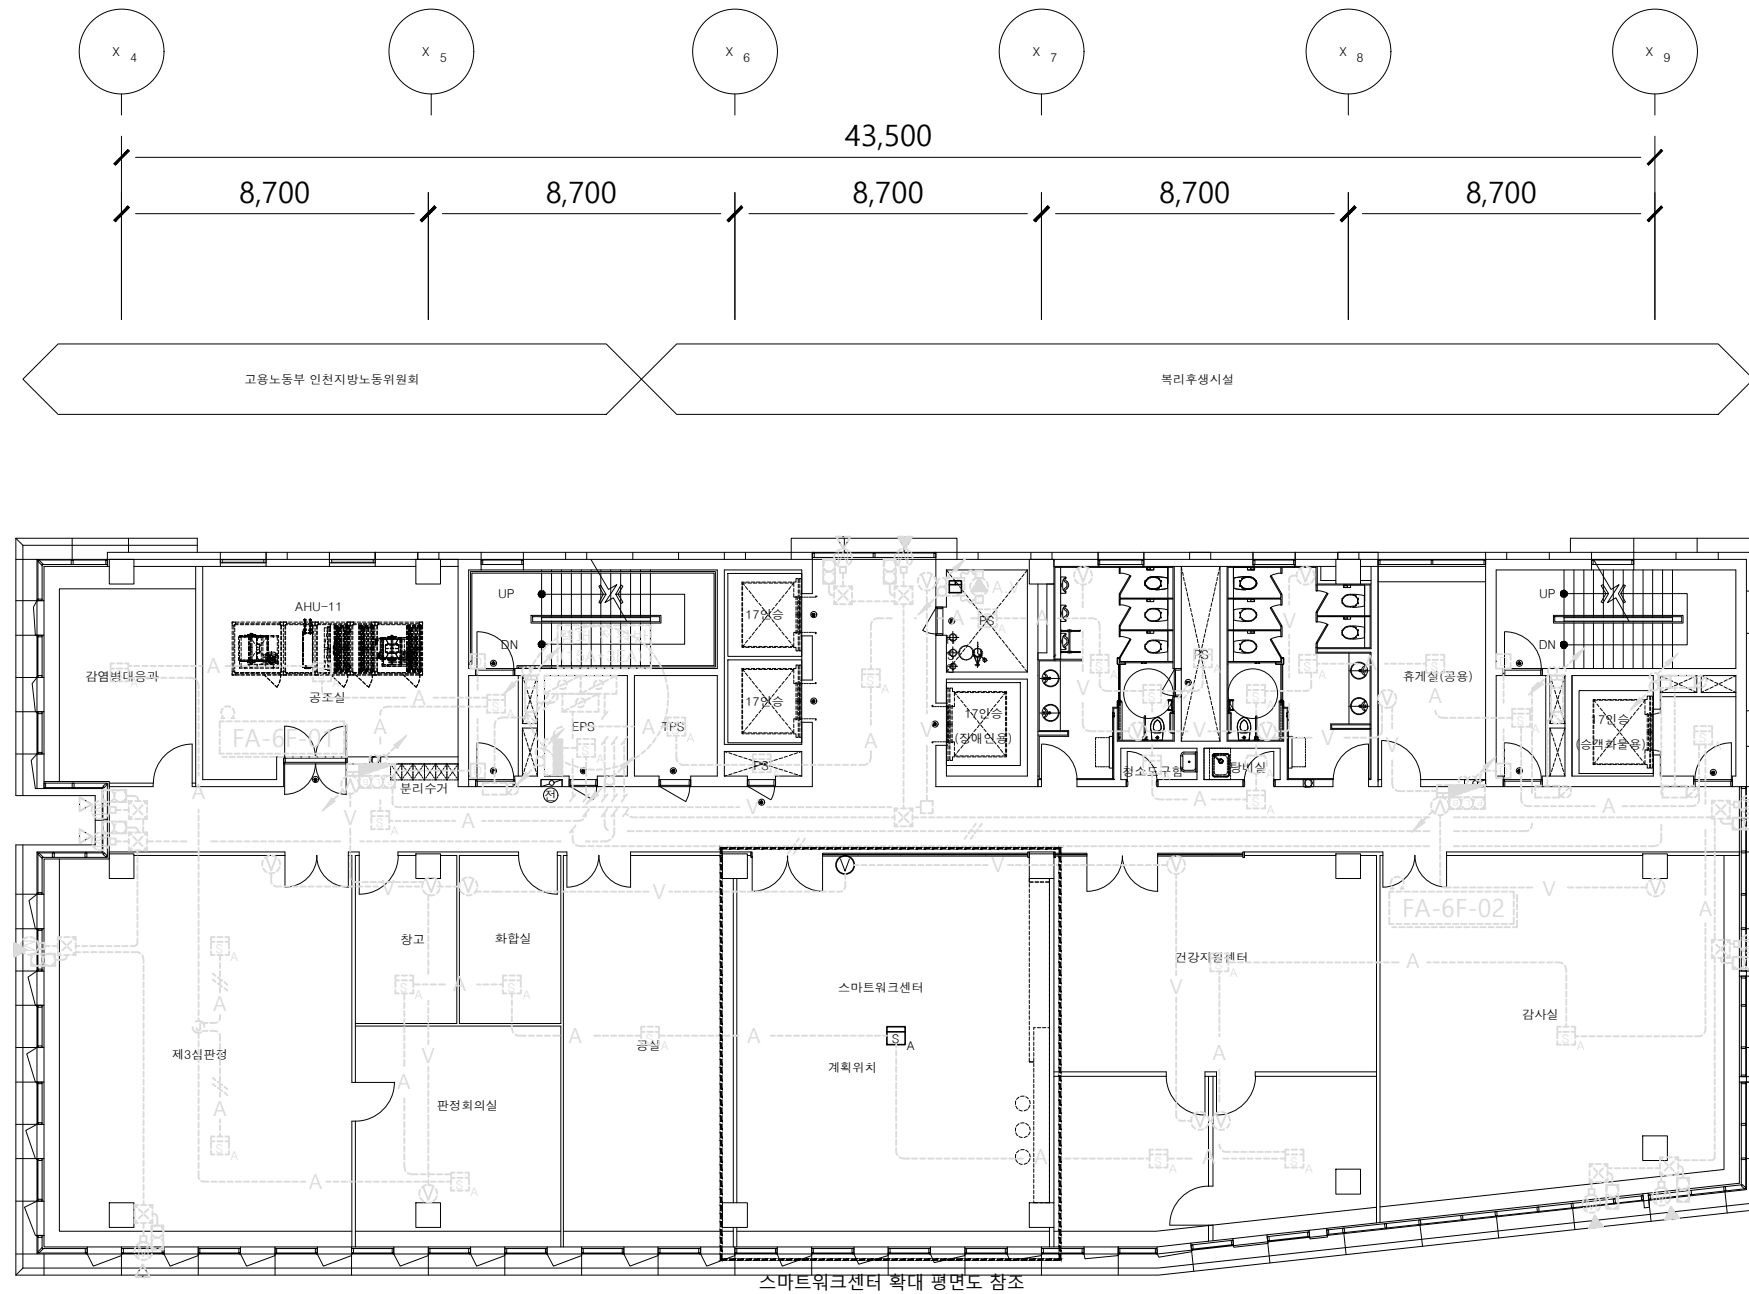


 6층 자동화재탐지설비 평면도(변경전)
SCALE : 1/200

* NOTE *

- 도면에 설계된 제품(시스템 공법등)은 상기 제품 또는 동등 이상의 제품으로 사용가능함.
- 설계도면과 상이한 경우에는 현장여건에 맞게 시공하되 감독관의 승인을 득 할것.

화재경보설비 기기산출표			
공 종	내 역 구 분	심 별	수 량
자동화재 탐지설비	발신기SET (소화전 부착형)		-
	감지기	아나로그 연기식	1
		아나로그 열식	-
	청각장애인용 시각경보기		1
소화활동설비	전설제연설비	구 역 (급기, 배기)	-
건축설비	배연창 설비	연동제어반	-
	방화문	자동폐쇄장치	-

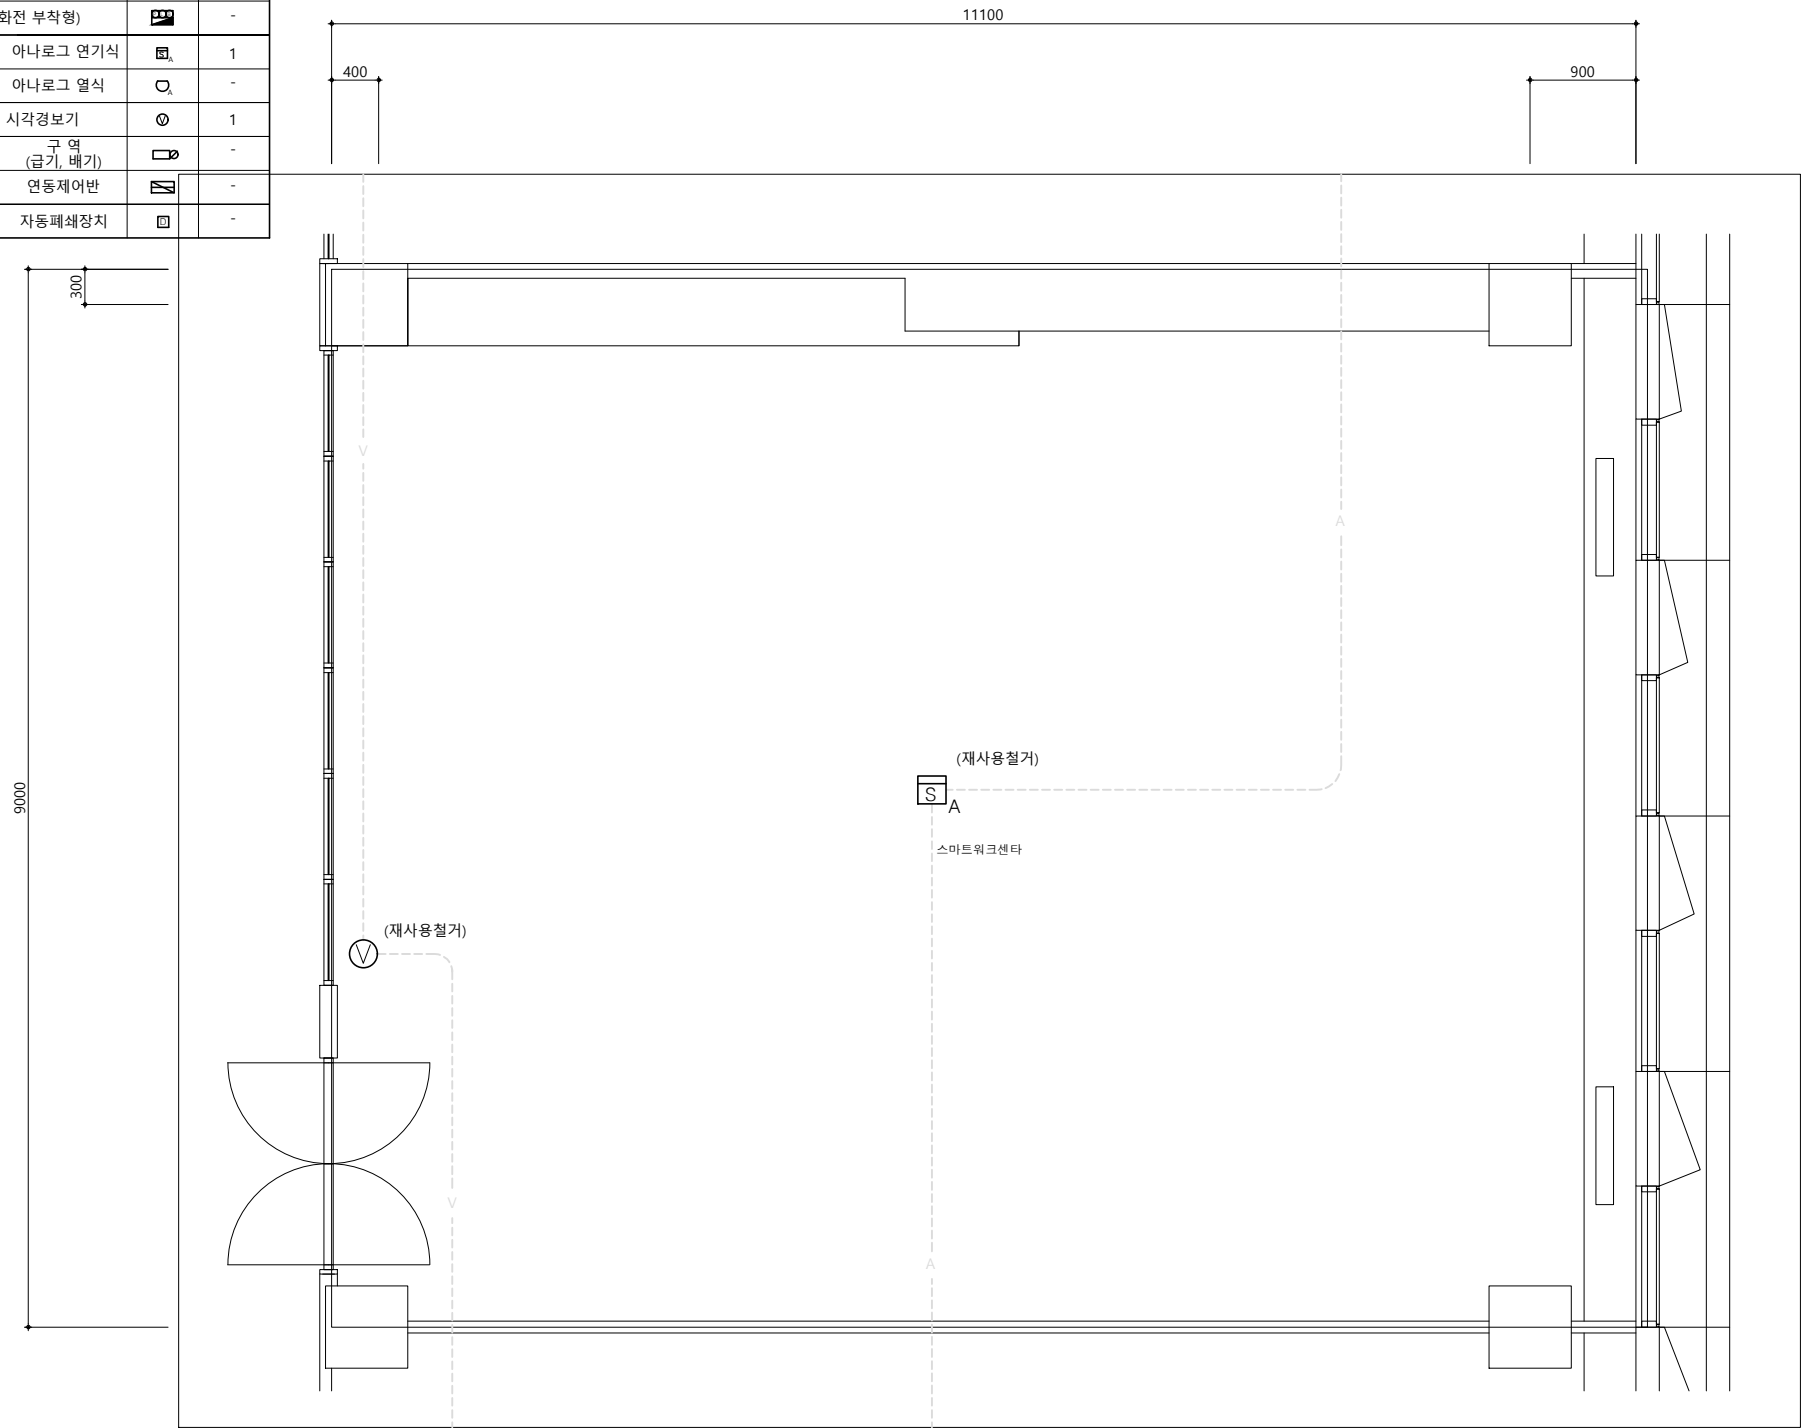

PROJECT TITLE

신규 스마트워크센터(인천)
설계용역

* NOTES *

KEY PLAN

5				
4				
3				
2				
1				
0				

REV.	DATE	DESCRIPTION	BY	APP.
------	------	-------------	----	------

설 계 번 경
DESCRIPTION OF REVISION

유토 건축사사무소
Architects & Planners
TEL : (032)468-4588 FAX : (032)469-4588

DRAWING TITLE

스마트워크센터 자동화재탐지설비
확대 평면도(변경전)

SCALE
A1 : 1 / 30
A3 : 1 / 60

DRAWING

CHECK

DATE
2026. 06.

DRAWING NO.

EF - 102

* NOTE *

1. 도면에 설계된 제품(시스템 공법등)은 상기 제품 또는 동등 이상의 제품으로 사용가능함.
2. 설계도면과 상이한 경우에는 현장여건에 맞게 시공하되 감독관의 승인을 득 할것.



스마트워크센터 자동화재탐지설비 확대 평면도(변경전)

SCALE : 1/60

PROJECT TITLE
신규 스마트워킹센터(인천)
설계용역

* NOTES *

KEY PLAN

REV.	DATE	DESCRIPTION	BY	APP.
5				
4				
3				
2				
1				
0				


설 계 변경
DESCRIPTION OF REVISION

유토 건축사사무소
Architects & Planners
TEL : (032)468-4588 FAX : (032)469-4588

DRAWING TITLE
6층 자동화재탐지설비 평면도(변경후)

SCALE
A1 : 1 / 100
A3 : 1 / 200
DRAWING
CHECK
DATE
2026. 06.

DRAWING NO.
EF - 103


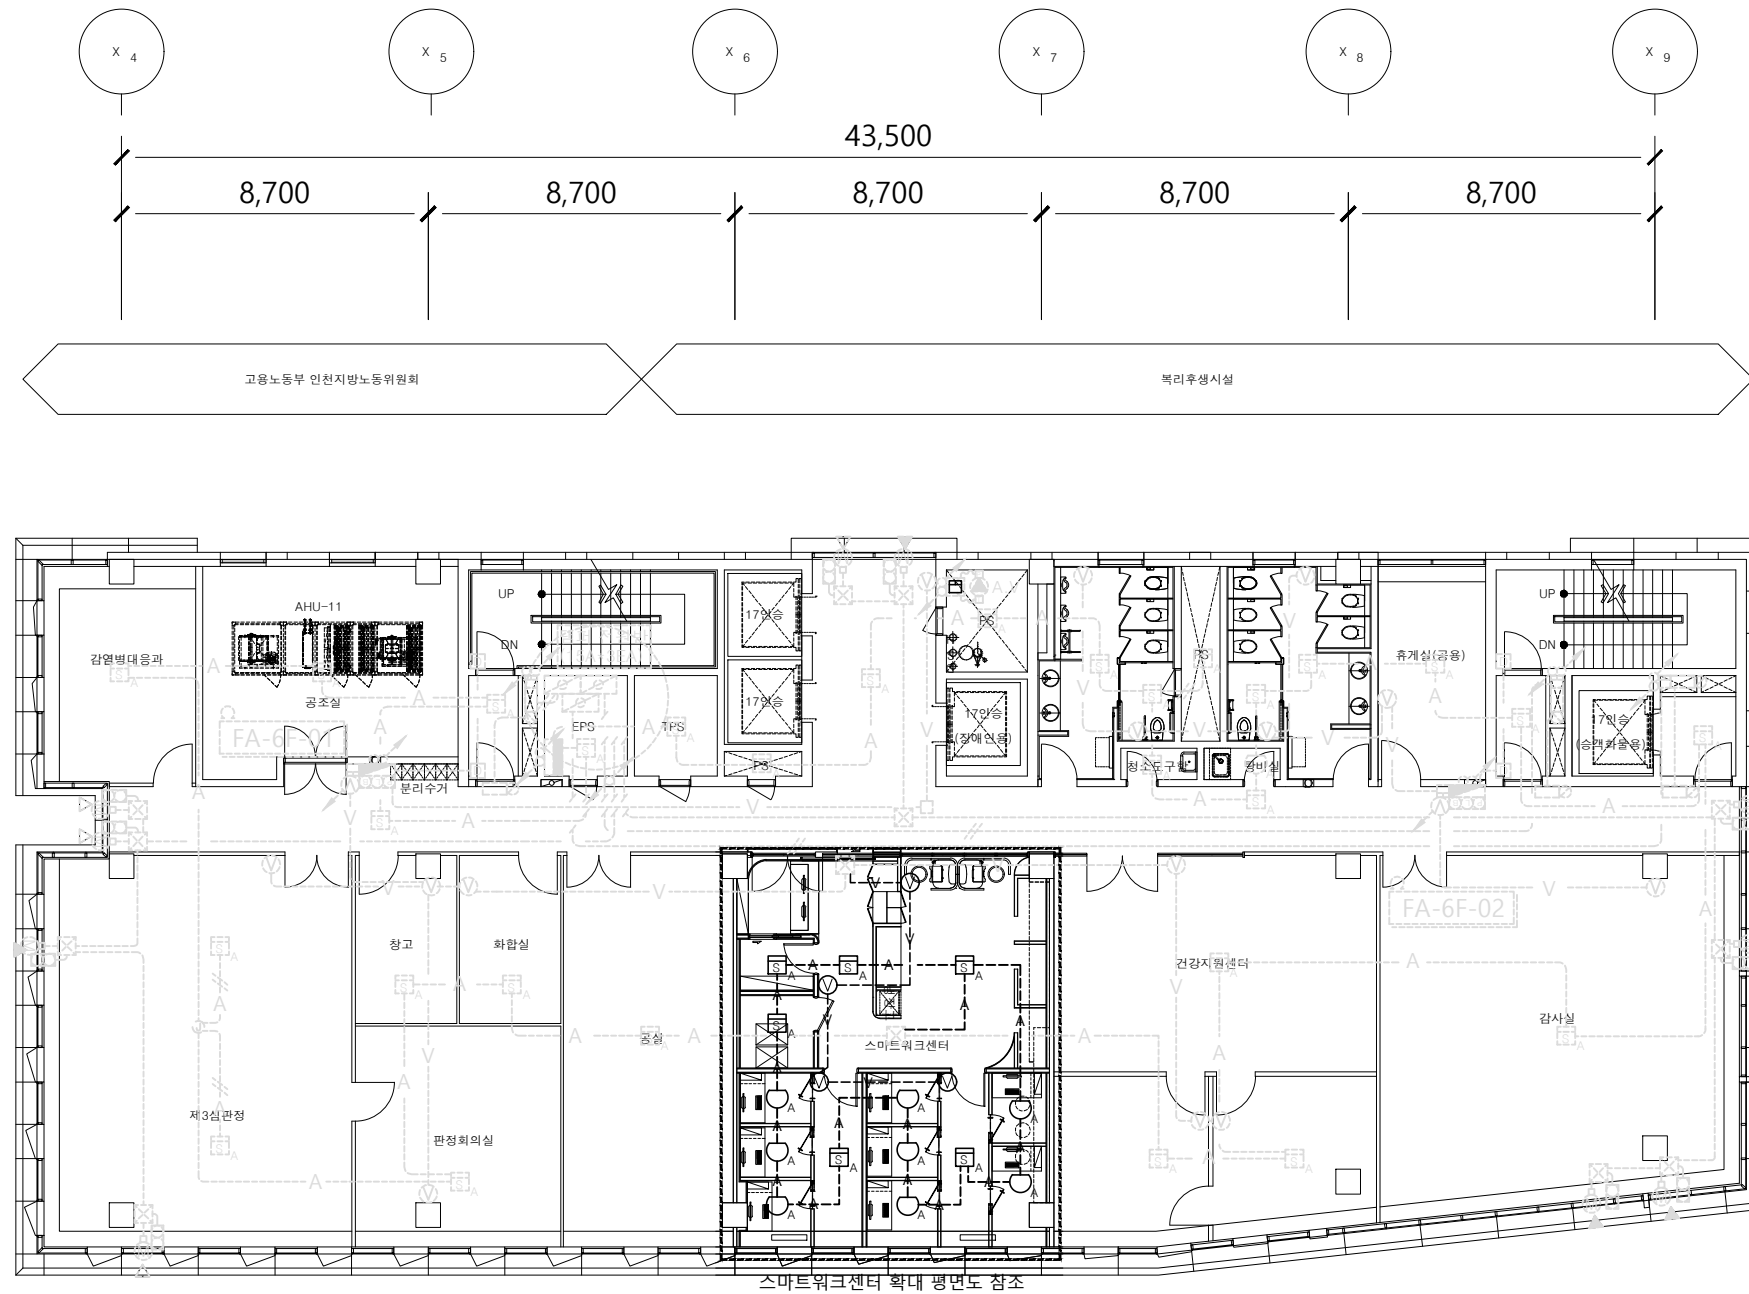


* NOTE *
1. 도면에 설계된 제품(시스템 공법등)은 상기 제품 또는 동등 이상의 제품으로 사용가능함.
2. 설계도면과 상이한 경우에는 현장여건에 맞게 시공하되 감독관의 승인을 득 할것.

6층 자동화재탐지설비 평면도(변경후)
SCALE : 1/200

화재경보설비 기기산출표			
공 종	내 역 구 분	심 별	수 량
자동화재 탐지설비	발신기SET (소화전 부착형)		-
	감지기	아나로그 연기식	6 이설1EA 신설5EA
		아나로그 열식	8 신설8EA
	청각장애인용 시각경보기		4 이설1EA 신설3EA
소화활동설비	전설재연설비	구 역 (급기, 배기)	-
건축설비	배연창설비	연동제어반	-
	방화문	자동폐쇄장치	-

 NOTE

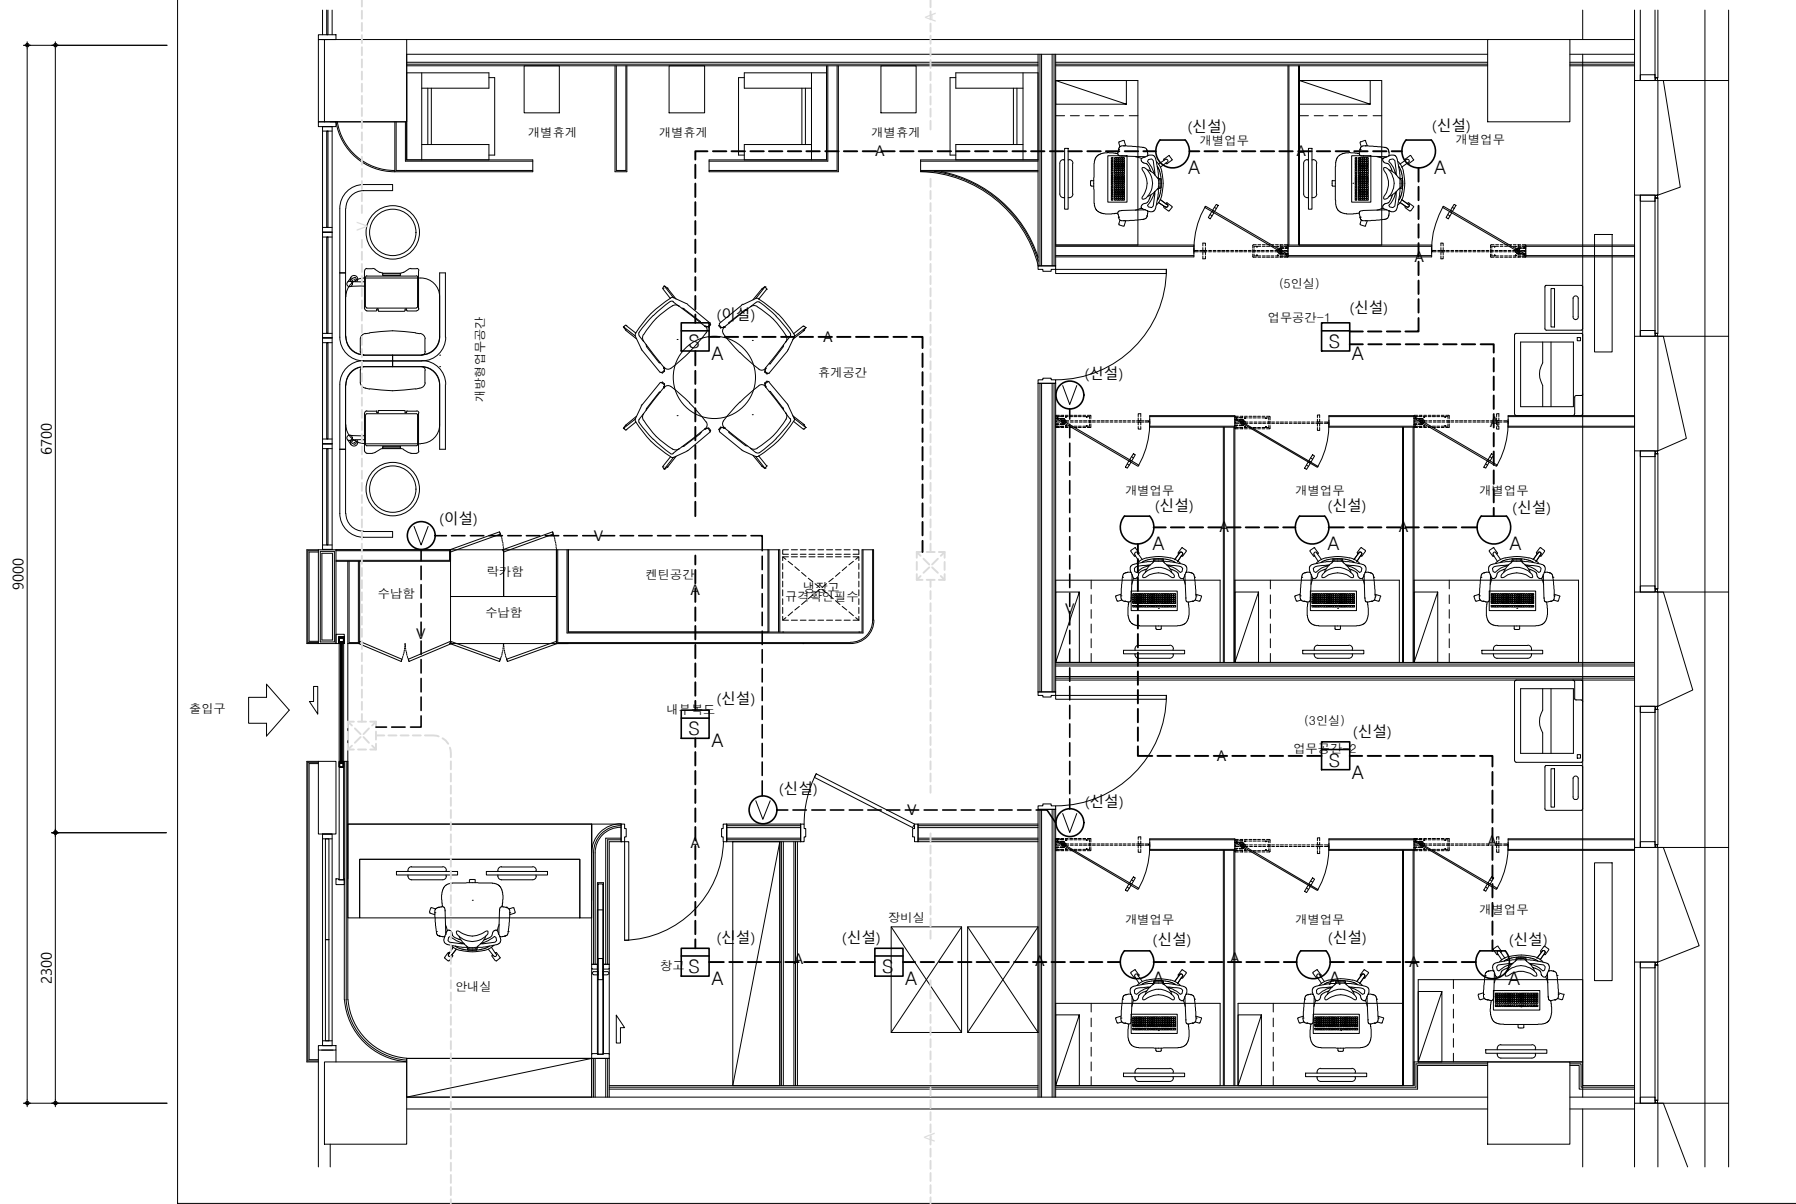

- * NOTE *
- 도면에 설계된 제품(시스템 공법등)은 상기 제품 또는 동등 이상의 제품으로 사용가능함.
 - 설계도면과 상이한 경우에는 현장여건에 맞게 시공하되 감독관의 승인을 득 할것.



스마트워크센터 자동화재탐지설비 확대 평면도(변경후)

SCALE : 1/60

PROJECT TITLE

신규 스마트워크센터(인천)
설계용역

* NOTES *

KEY PLAN

5				
4				
3				
2				
1				
0				

REV.	DATE	DESCRIPTION	BY	APP.
------	------	-------------	----	------

설 계 번 경
DESCRIPTION OF REVISION

유토 건축사사무소
Architects & Planners
TEL : (032)468-4588 FAX : (032)469-4588

DRAWING TITLE
스마트워크센터 자동화재탐지설비
확대 평면도(변경후)

SCALE
A1 : 1 / 30
A3 : 1 / 60

DRAWING

CHECK DATE
2026. 06.

DRAWING NO.

EF - 104

PROJECT TITLE
신규 스마트워크센터(인천)
설계용역

* NOTES *

KEY PLAN

5			
4			
3			
2			
1			
0			




REV.	DATE	DESCRIPTION	BY	APP.
		설 계 변경		
DESCRIPTION OF REVISION				

 **유토 건축사사무소**
Architects & Planners
TEL : (032)468-4588 FAX : (032)469-4588

DRAWING TITLE
6층 유도등설비 평면도(변경전)

SCALE A1 : 1 / 100 A3 : 1 / 200	
DRAWING	
CHECK	DATE 2026. 06.


DRAWING NO.
EF - 201

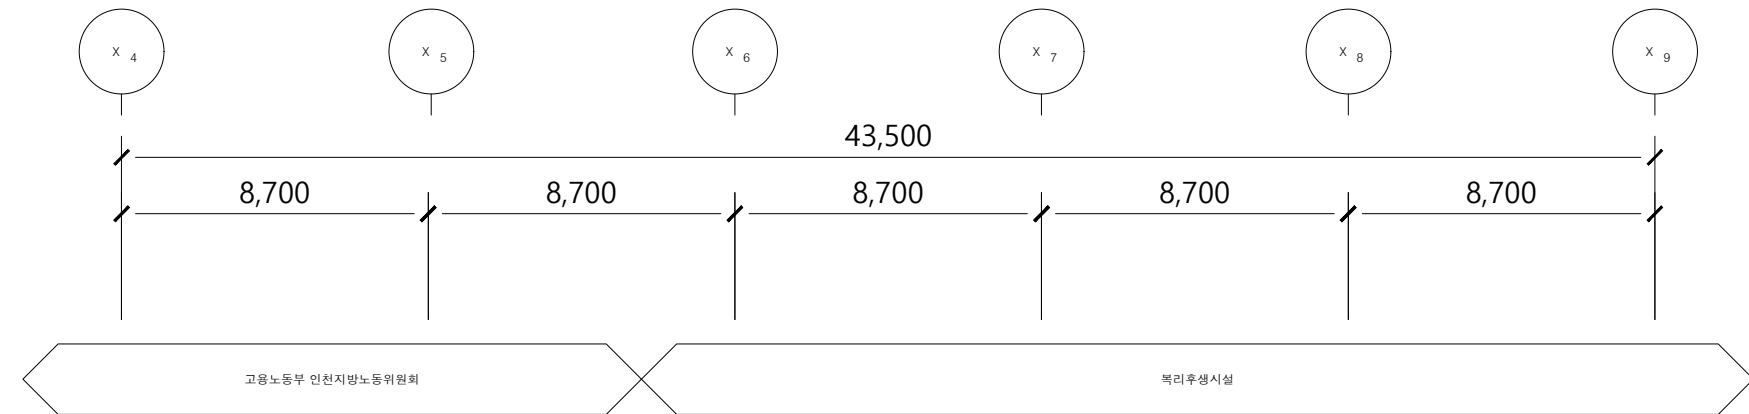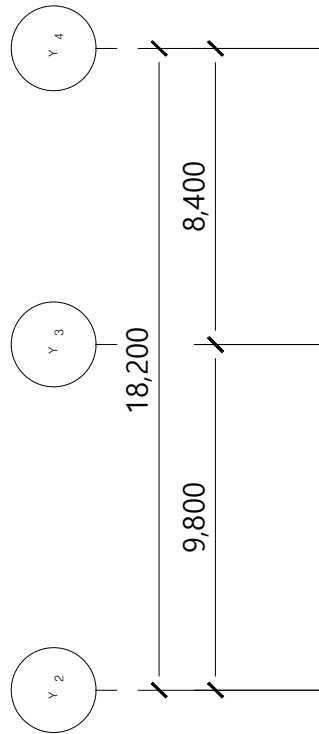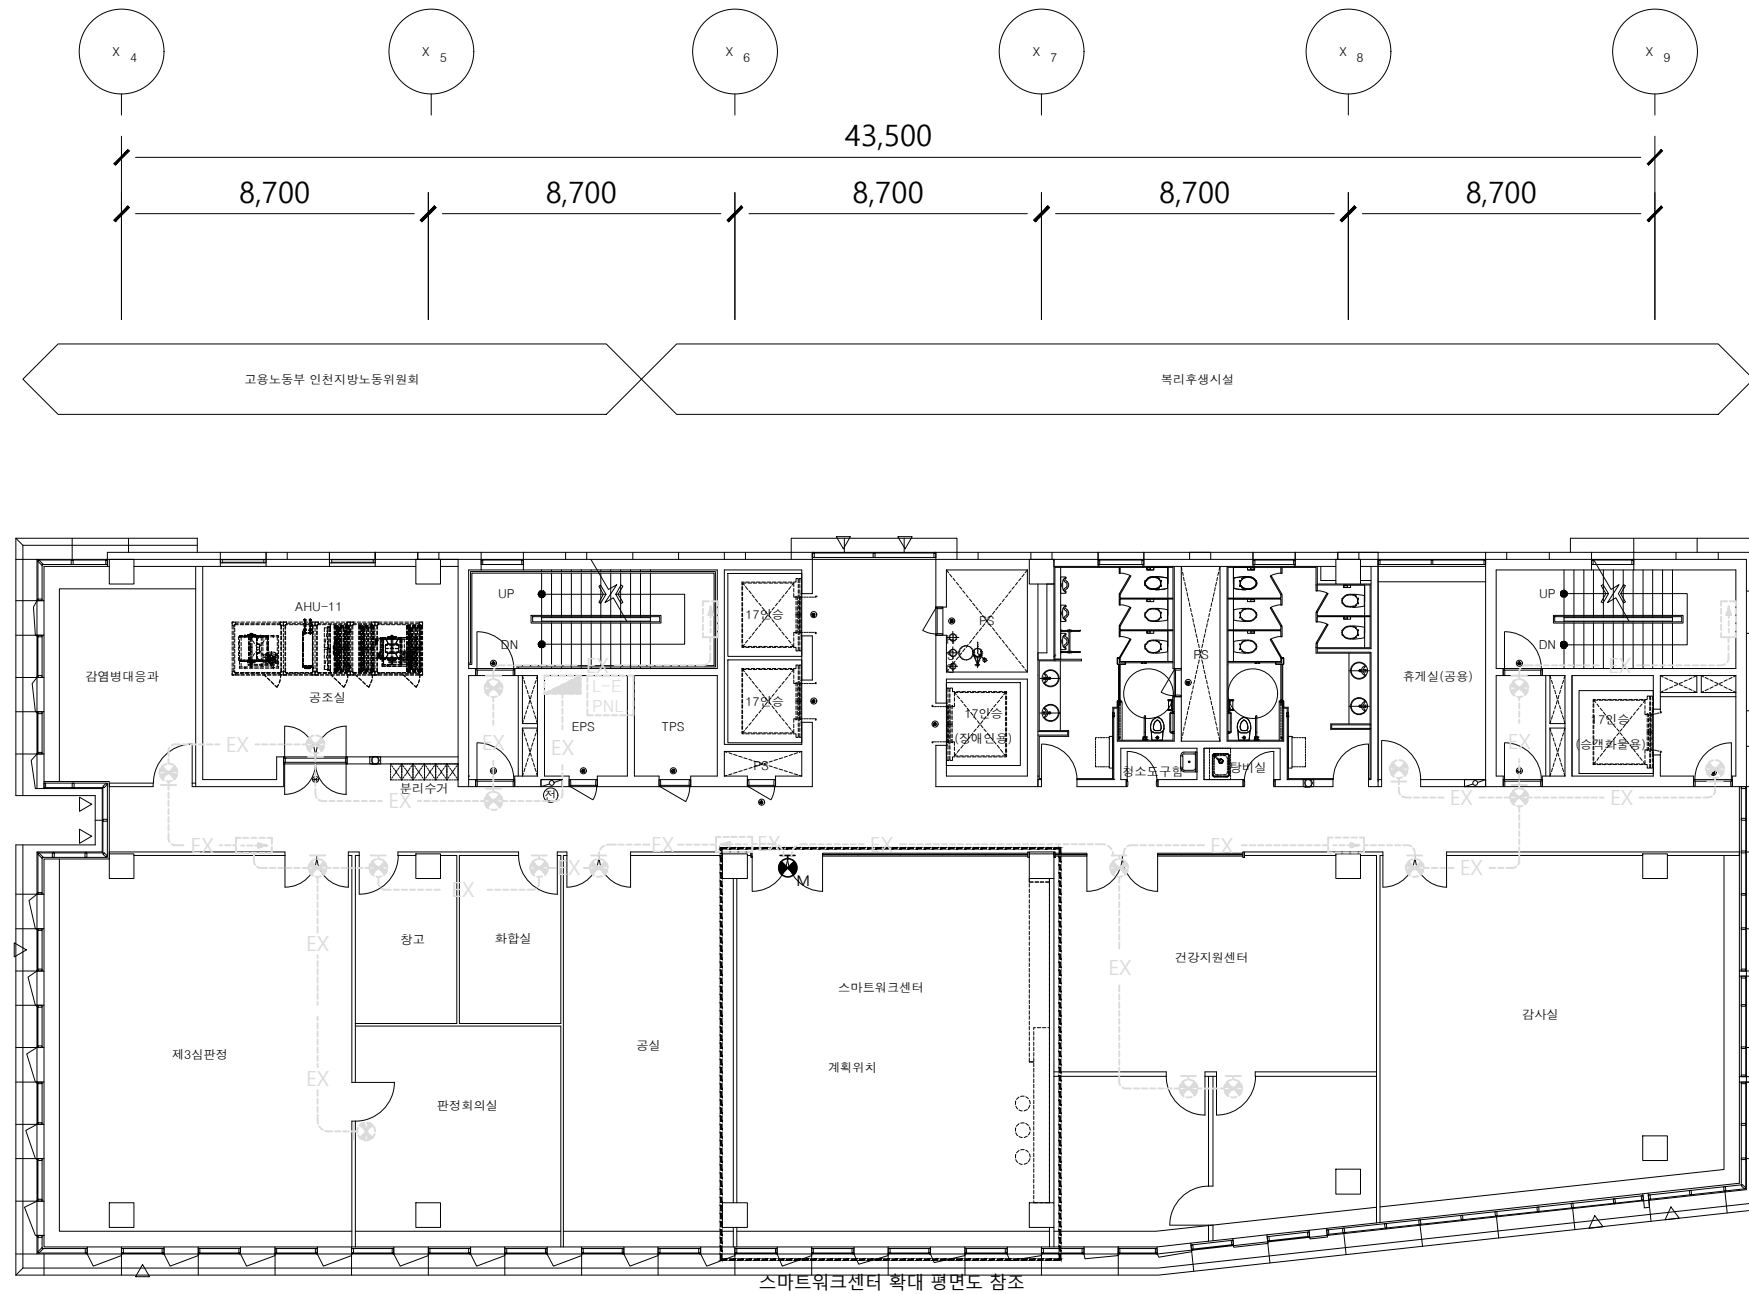

* NOTE *
1. 도면에 설계된 제품(시스템 공법등)은 상기 제품 또는 동등 이상의 제품으로 사용가능함.
2. 설계도면과 상이한 경우에는 현장여건에 맞게 시공하되 감독관의 승인을 득 할것.

 6층 유도등설비 평면도(변경전)
SCALE : 1/200

***** 유도등설비 기기산출표 *****				
공 종	내 역 구 분		실 불	수 량
피난설비	유도등	피난구 중형(단면)	● ●	1 -
		거실통로(양면)	●	-
		거실통로	●	-
		통로	■	-
		계단통로	■	-

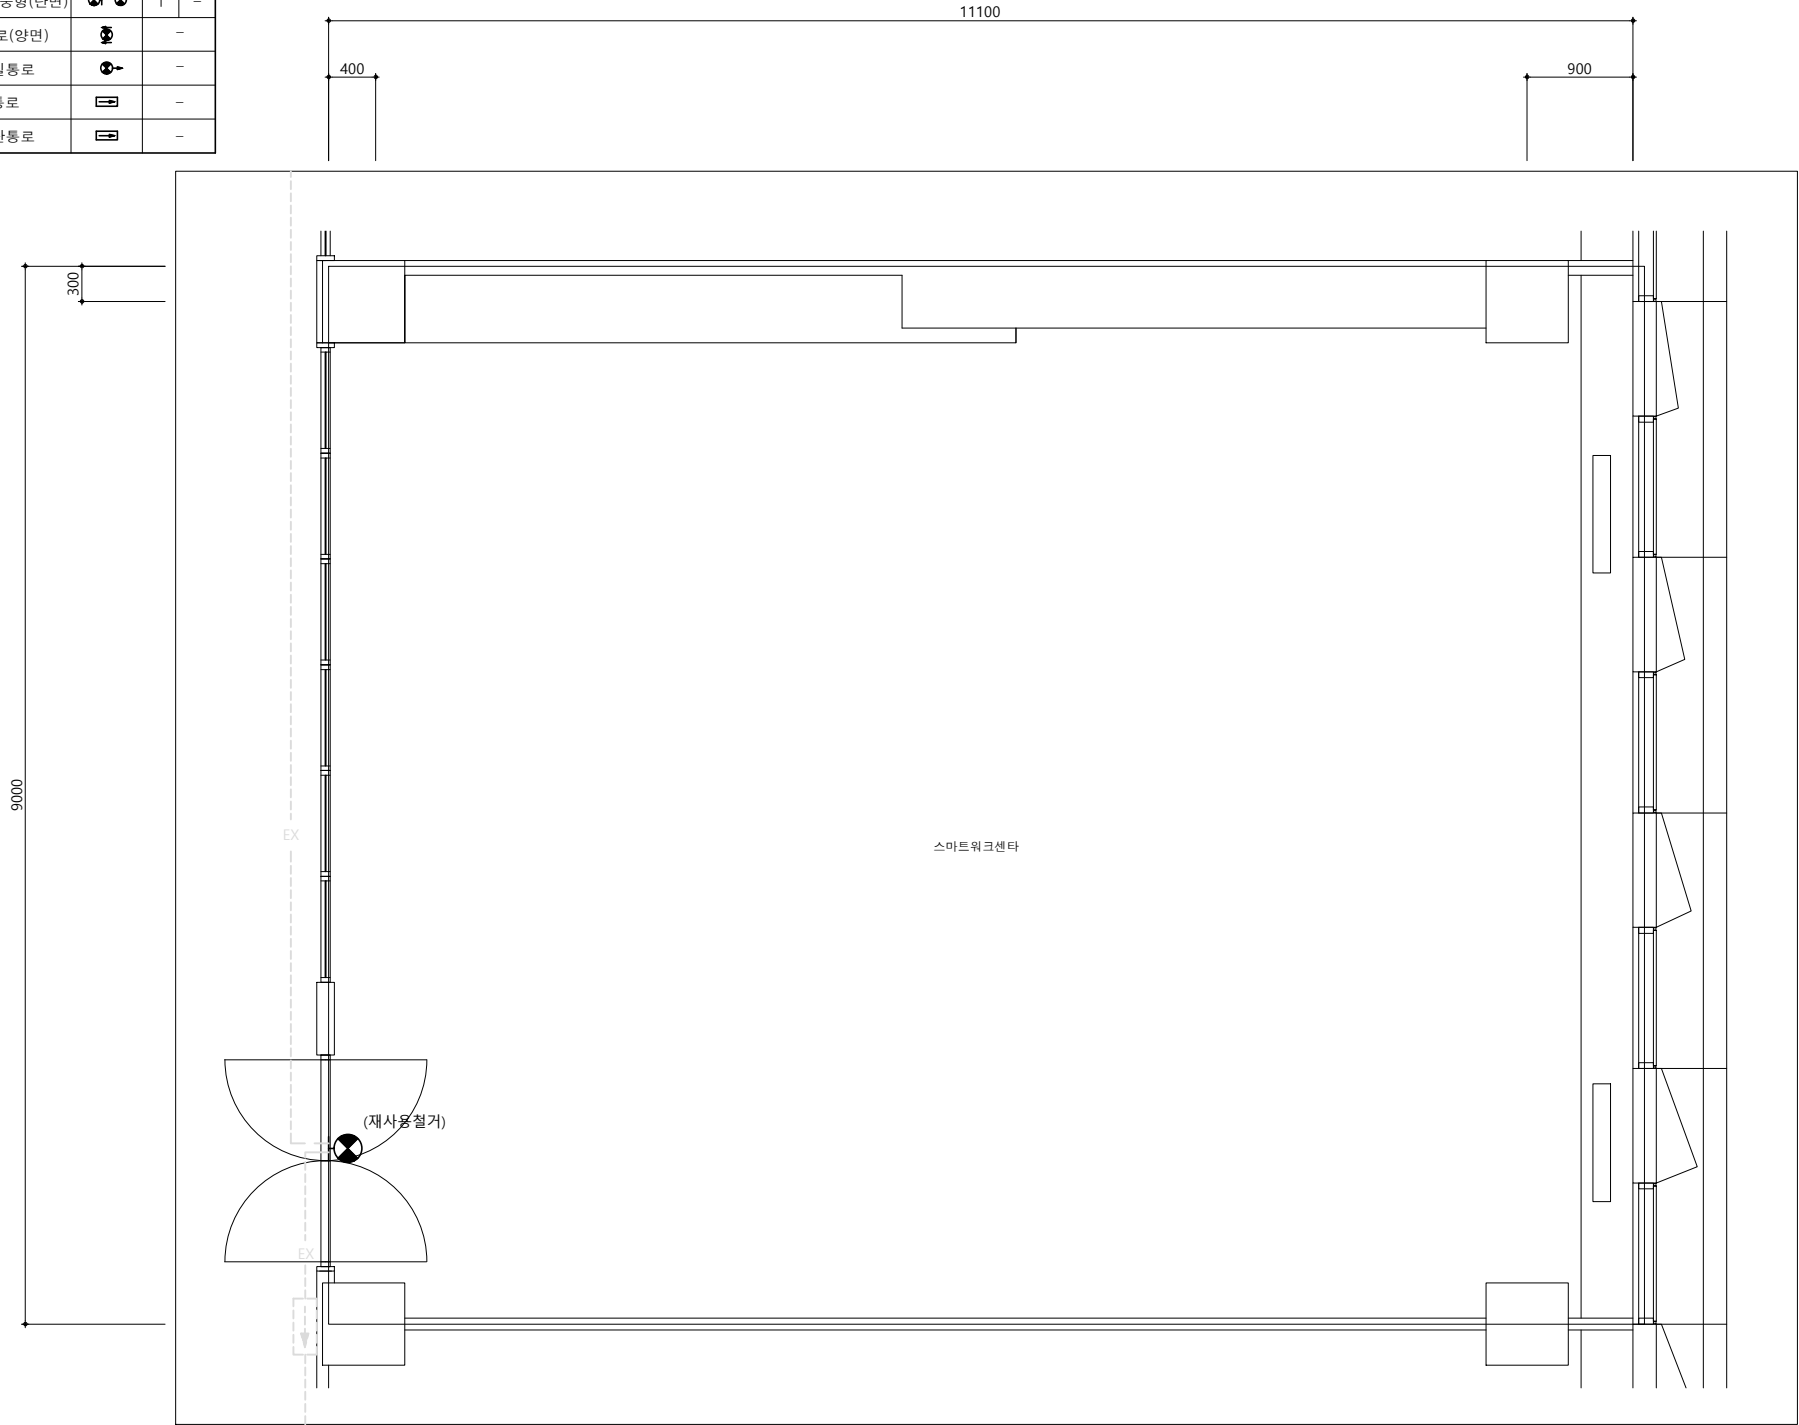

* NOTE *

1. 도면에 설계된 제품(시스템 공법등)은 상기 제품 또는 동등 이상의 제품으로 사용가능함.
2. 설계도면과 상이한 경우에는 현장여건에 맞게 시공하되 감독관의 승인을 득 할것.



스마트워크센터 유도등설비 확대 평면도(변경전)

SCALE : 1/60

PROJECT TITLE

신규 스마트워크센터(인천)
설계용역

* NOTES *

KEY PLAN

5				
4				
3				
2				
1				
0				

REV. DATE DESCRIPTION BY APP.

설 계 변 경
DESCRIPTION OF REVISION

유토 건축사사무소
Architects & Planners
TEL : (032)468-4588 FAX : (032)469-4588

DRAWING TITLE

스마트워크센터 유도등설비
확대 평면도(변경전)

SCALE
A1 : 1 / 30
A3 : 1 / 60

DRAWING

CHECK DATE
2026. 06.

DRAWING NO.
EF - 202

PROJECT TITLE
신규 스마트워킹센터(인천)
설계용역

* NOTES *

KEY PLAN

5			
4			
3			
2			
1			
0			




REV.	DATE	DESCRIPTION	BY	APP.
		설계 변경		
DESCRIPTION OF REVISION				

 **유토 건축사사무소**
Architects & Planners
TEL : (032)468-4588 FAX : (032)469-4588

DRAWING TITLE
6층 자동화재탐지설비 평면도(변경후)

SCALE A1 : 1 / 100 A3 : 1 / 200	
DRAWING	
CHECK	DATE 2026. 06.

DRAWING NO.
EF - 203

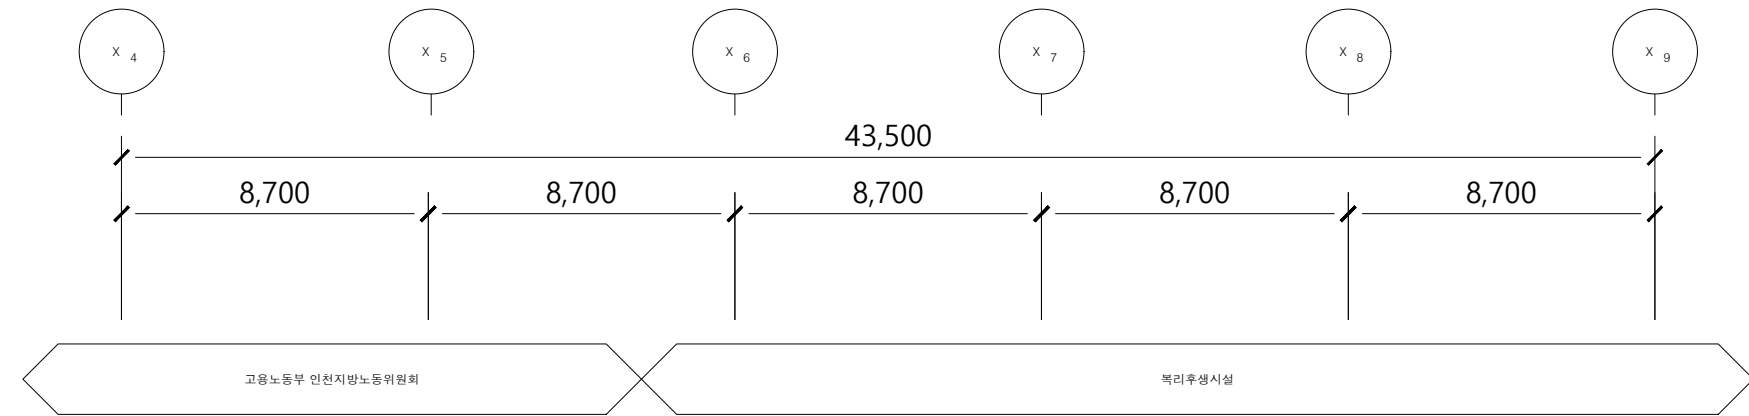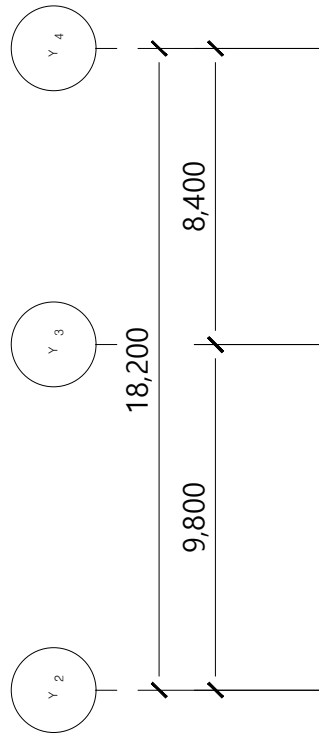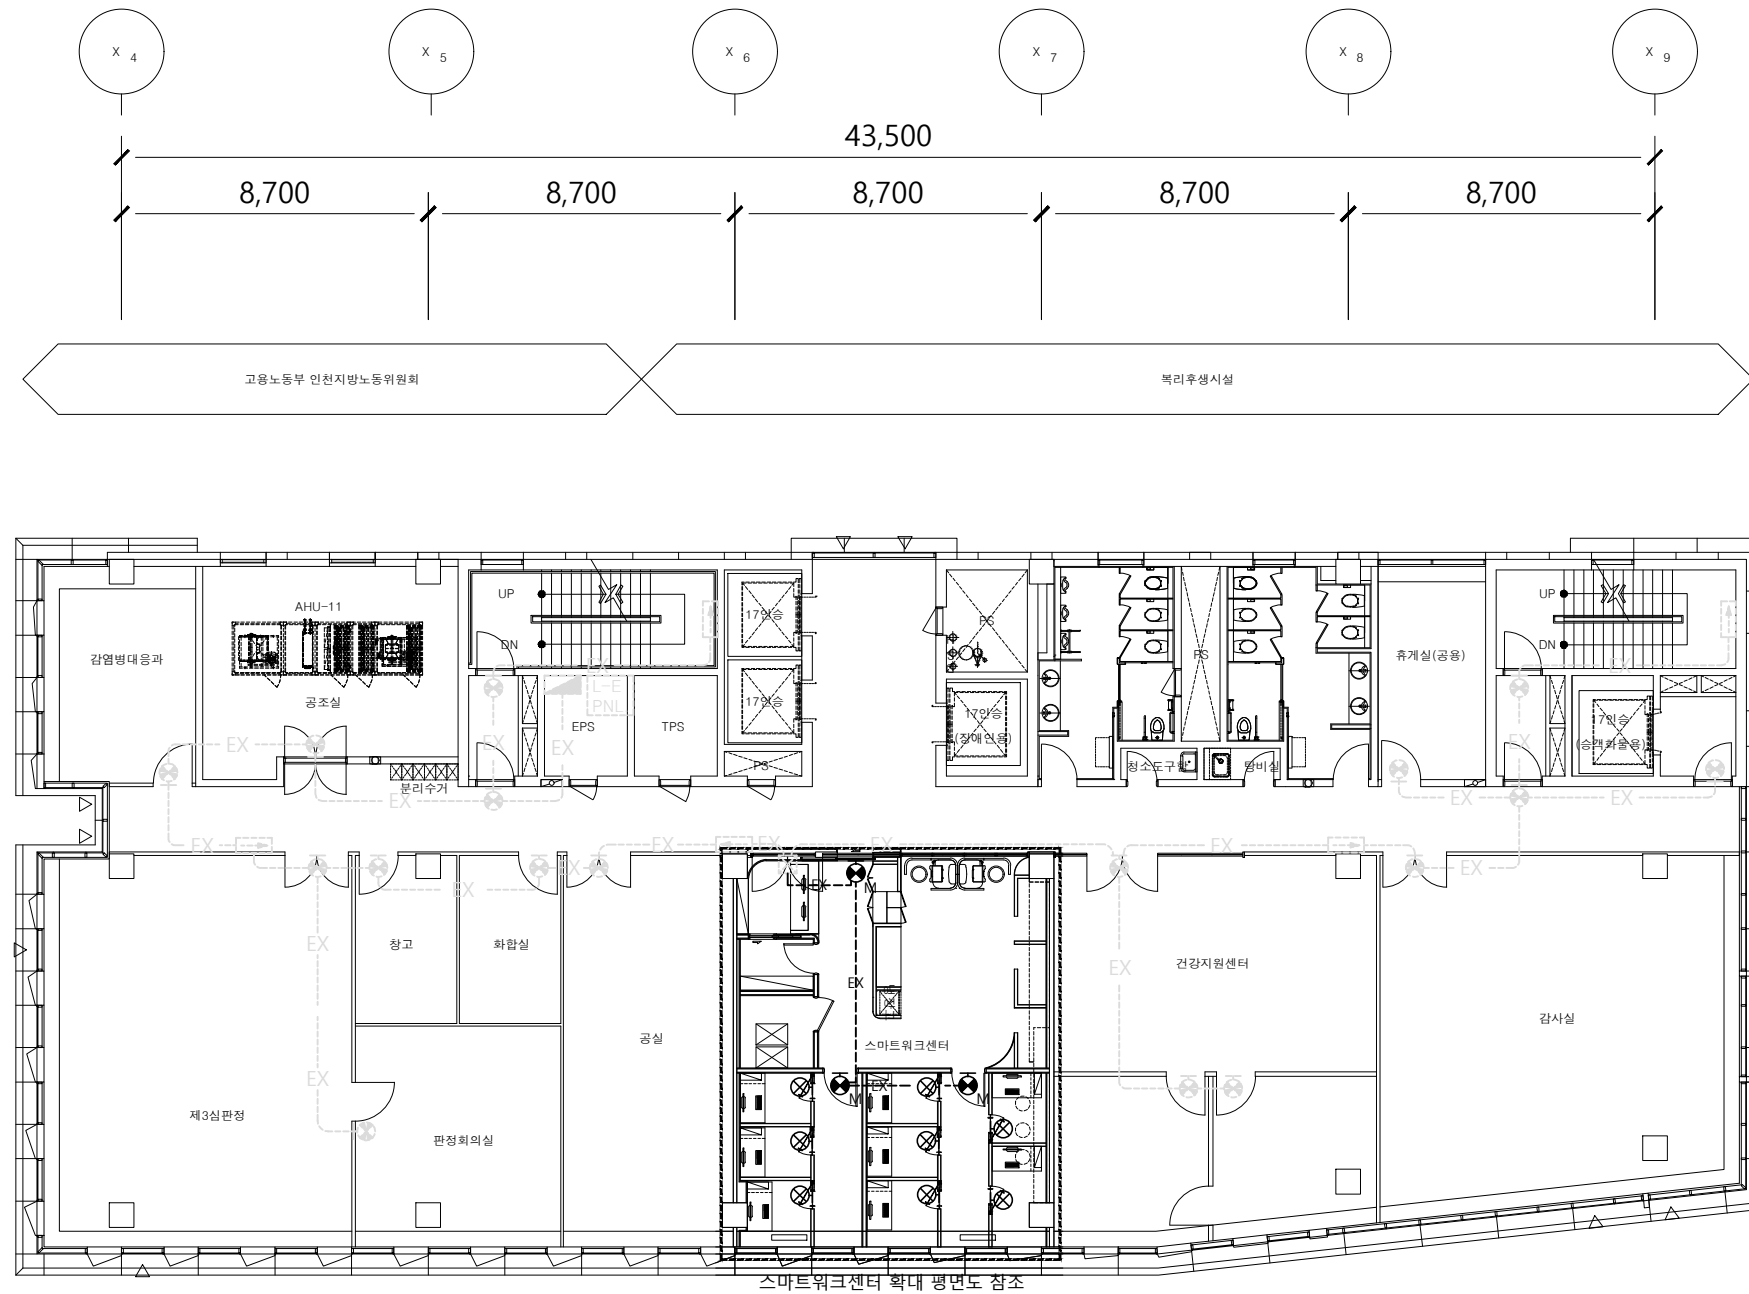

* NOTE *
1. 도면에 설계된 제품(시스템 공법등)은 상기 제품 또는 동등 이상의 제품으로 사용가능함.
2. 설계도면과 상이한 경우에는 현장여건에 맞게 시공하되 감독관의 승인을 득 할것.




6층 유도등설비 평면도(변경후)

SCALE : 1/200

***** 유도등설비 기기산출표 *****				
공 종	내 역 구 분		심 볼	수 량
피난설비	유도등	피난구 중형(단면)		3 이설:1EA 신설:2EA
		거실통로(양면)		-
		거실통로		-
		통로		-
		계단통로		-
		유도표지		8 신설:8EA

NOTE

- 별도 표기없는 배관, 배선은 다음과 같다.
*유도등 설비
—EX— : HFIX 2.5mm² x 2 (16C)
- 노출배관은 1종 금속제 가요전선관 또는 아연도 강제 후강전선관을 사용한다.
- 모든 간선의 규격은 입상계통도 참조.
- 제품 사양은 발주처와 협의후 변동될수 있음.

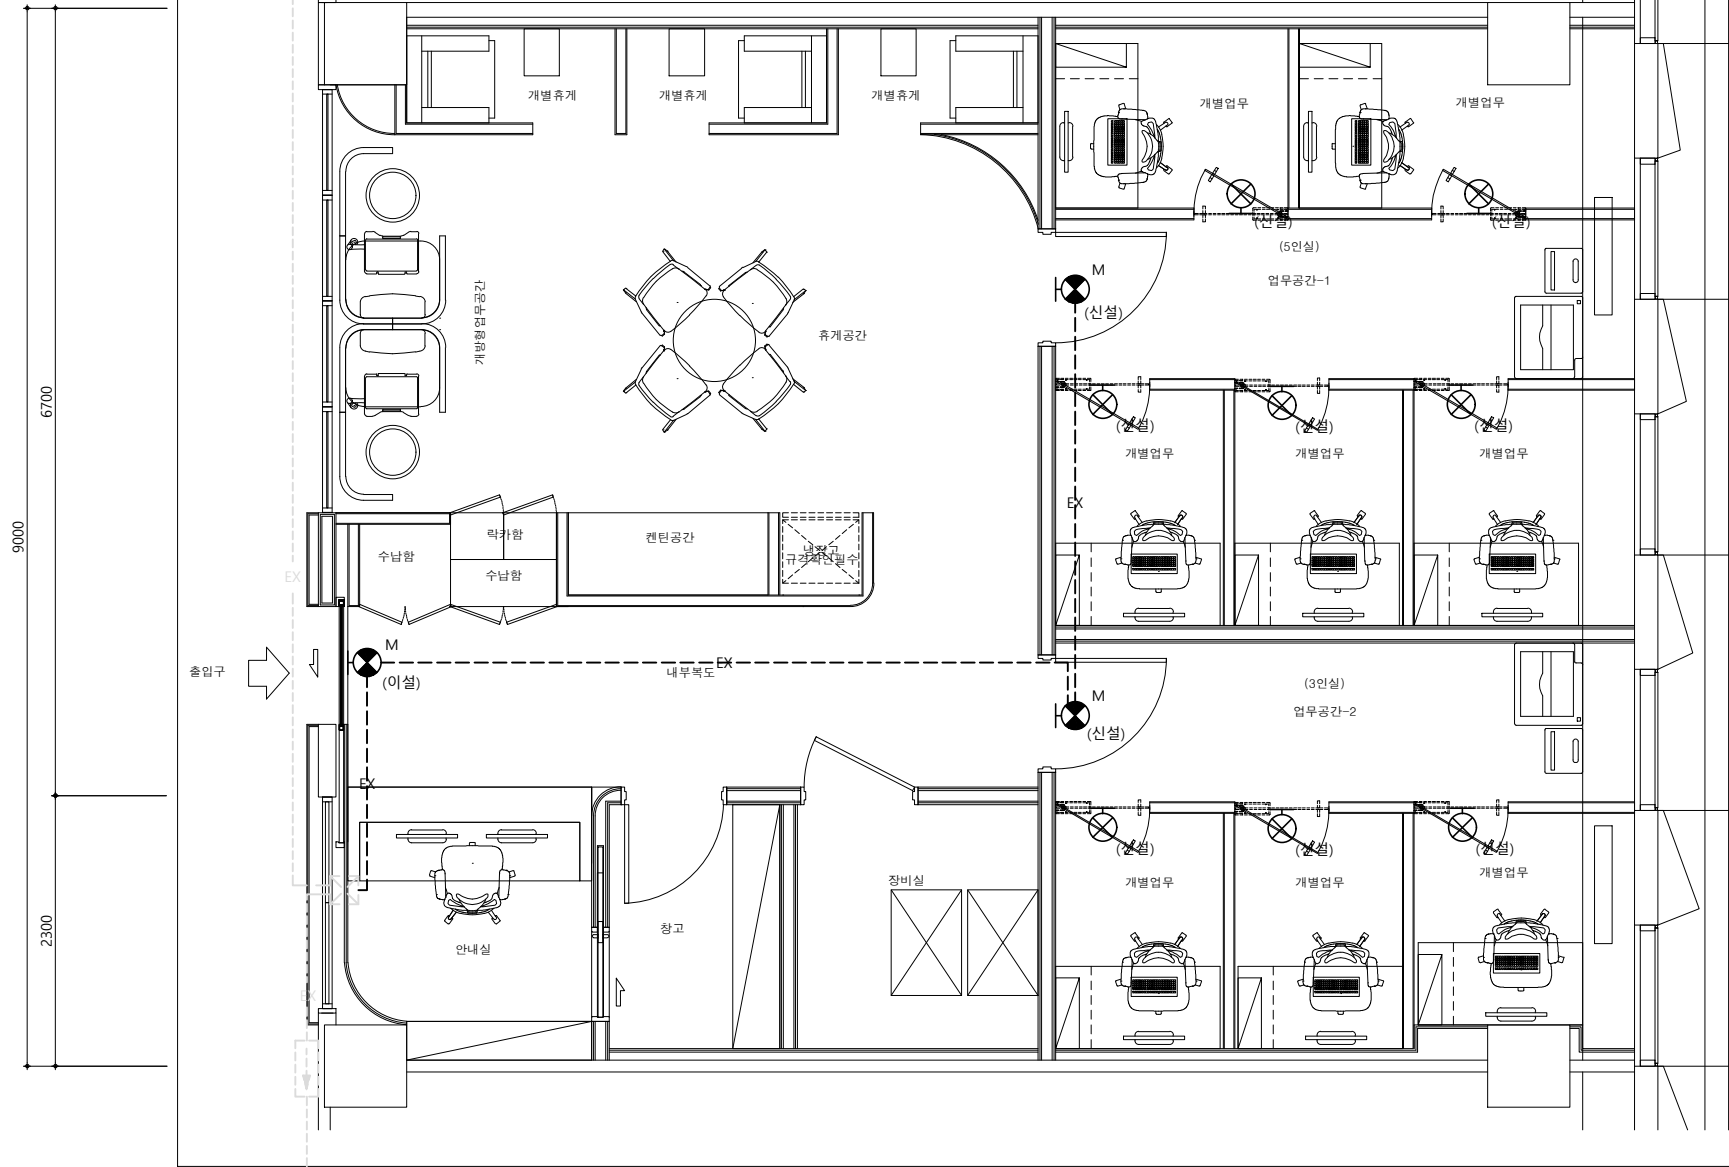

PROJECT TITLE

신규 스마트워크센터(인천)
설계용역

* NOTES *

KEY PLAN

5				
4				
3				
2				
1				
0				
REV.	DATE	DESCRIPTION	BY	APP.

설 계 번 경
DESCRIPTION OF REVISION

유토 건축사사무소
Architects & Planners
TEL : (032)468-4588 FAX : (032)469-4588

DRAWING TITLE
스마트워크센터 유도등설비
확대 평면도(변경후)

SCALE A1 : 1 / 30 A3 : 1 / 60	
DRAWING	
CHECK	DATE 2026. 06.

DRAWING NO.

EF - 204

* NOTE *

- 도면에 설계된 제품(시스템 공법등)은 상기 제품 또는 동등 이상의 제품으로 사용가능함.
- 설계도면과 상이한 경우에는 현장여건에 맞게 시공하되 감독관의 승인을 득 할것.



스마트워크센터 유도등설비 확대 평면도(변경후)

SCALE : 1/60